



**Infrastrutture verdi
VALORIZZAZIONE DELLA
GRAVINA DEL CASALE**

POR PUGLIA 2014-20 - Asse VI - Azione 6.6 - Sub-Azione 6.6.a "Interventi per la tutela e valorizzazione di aree di attrazione naturale per Realizzazione di progetti di infrastrutture verdi"

PROGETTO DEFINITIVO

| COD. PRATICA | SCALA | DESCRIZIONE ELABORATO | ELABORATO |
|---------------|-------|--|-----------|
| 2019-0113-FP2 | 1:200 | Impianto elettrico strutture per servizi | IE2 |

RESPONSABILE DEL PROCEDIMENTO
Ing. Giovanni Zigrino

PROGETTAZIONE
finepro s.r.l.


| REV. | DATA | REDATTO | VERIFICATO | APPROVATO |
|------|------------|---------|------------|----------------------|
| 00 | 08.11.2019 | | | arch. Michele Sgobba |

LEGENDA

- Rete Elettrica
- Contatore Elettrico
- Vano tecnico



BOX PREFABBRICATI: IMPIANTO ELETTRICO

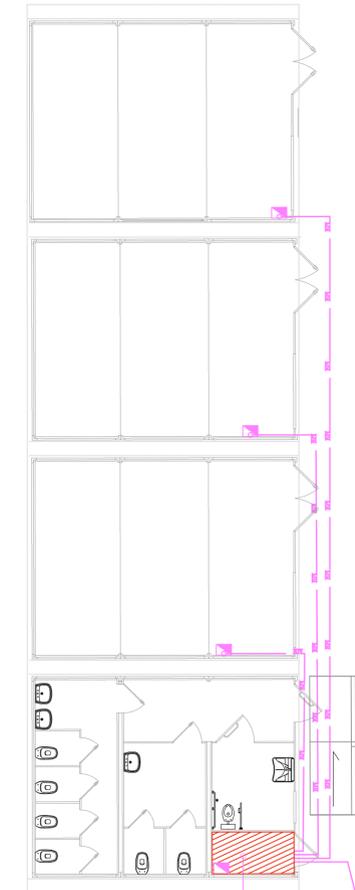

vano tecnico

allaccio alla rete cittadina

SCALA 1:100